

Mapa do celów projektowych

Miejscowość: Ścignia cz. dz. 194/3; 195/2;

Woj.: świętokrzyskie

Pow.: kielecki

Jew.: Bodzentyn – obszar wiejski

Obr.: 0020 Ścignia

Skala 1:500

Sekcja nr: 7.145.20.02.11 D,E-5,6;

7.145.20.02.13 A-5,6;

Mapę wykonano w układzie współrzędnych prostokątnych płaskich 2000/21

Mapę wykonano w układzie wysokościowym Kronsztadt 86

Nie badano służebności na w/w działkach

Kolorem czerwonym zaznaczono teren aktualizacji


Granice nieruchomości i konturów przyjęto z ewidencji gruntów.

Zaktualizowano dnia 12.03.2015r.

GN-III.6640.299.2015

GEOMETRA Mariusz Pindral
25-432 Kielce
ul. J. Nowaka-Jeziorańskiego 109/25
tel. 508-470-187, 512-042-558
NIP 661-216-98-80

inż. Mariusz Pindral
Pindral M.
Geodeta uprawniony
nr upr. 21716

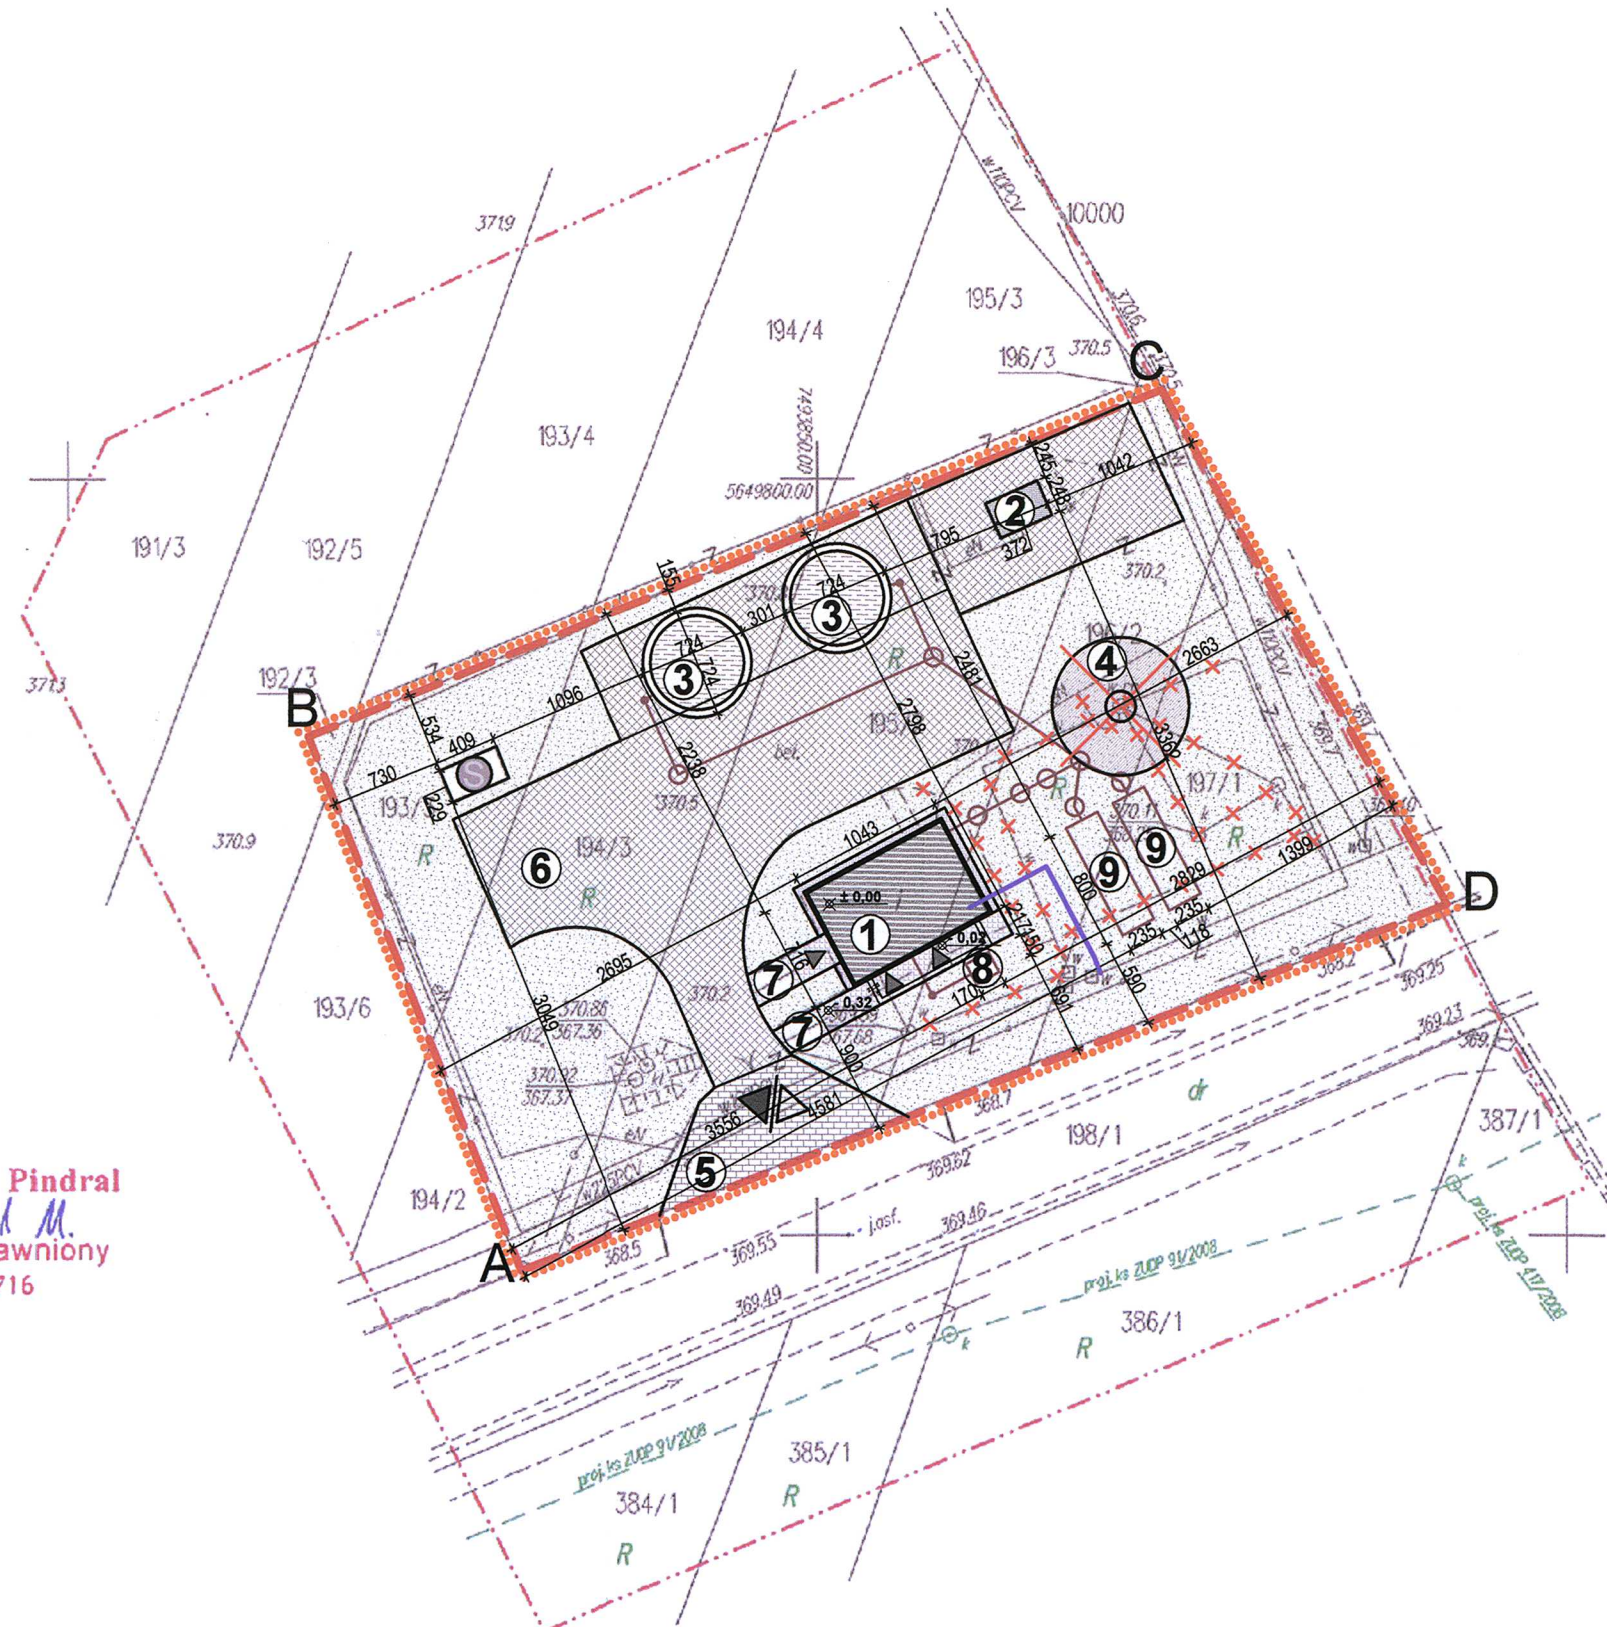

ZAGOSPODAROWANIE TERENU skala 1:500

- 1 Budynek podlegający przebudowie
- 2 Istniejący budynek
- 3 Projektowane naziemne zbiorniki na wodę pitną V=200m³
- 4 Istniejące miejsce gromadzenia odpadów stałych
- 4 Istniejąca wieża ciśnień przeznaczona do wyburzenia
- 5 Istniejący wjazd/wyjazd
- 6 Projektowany ciąg komunikacji pieszo-jezdnej
- 7 Projektowany ciąg komunikacji pieszej
- Projektowana nawierzchnia opaski przy budynku
- Zieleń niska urządzona
- Granica opracowania A,B,C,D
- Granica obszaru oddziaływania A,B,C,D
- Elementy zagospodarowania terenu przeznaczone do usunięcia
- Projektowane wejścia do budynku
- Instalacja wody
- Instalacja KS
- 9 Zbiornik bezodpływowy na ścieki technologiczne V=52 m³ - podziemny
- 8 Zbiornik bezodpływowy na ścieki sanitarne V=4 m³ - podziemny

UWAGA:

1. Rysunek rozpatrywać łącznie z opisem.
 2. Wszelkie niejasności należy konsultować z projektantem.
 3. Wszelkie zmiany uzgodnić z projektantem.
 4. Wszelkie instalacje oraz rozwiązania konstrukcyjne należy wykonać zgodnie z projektami branżowymi.
- Z uwagi na to, że w trakcie wykonywania prac budowlanych, istnieje możliwość wystąpienia zmian technologicznych i konstrukcyjnych, wynikających z zaistnienia problematyki powstałej z w/w prac, wówczas należy się niezwłocznie skonsultować z projektantem.

ARCHIBIS B.A.W. "ARCHIBIS" 25-419 Kielce ul. Rolna 8
tel/fax: (041)344-70-64; mail: biuro@archibis.pl

Temat:	Projekt budowlany przebudowy istniejącego budynku stacji uzdatniania wody oraz istniejącej przepompowni ze zbiornikami magazynowymi 2x200m³ na wodę pitną, zbiornikiem bezodpływowym o pojemności 3,00 m³ na ścieki sanitarne, 2 zbiornikami bezodpływowymi o pojemności 52,00 m³ na ścieki technologiczne wraz z zagospodarowaniem terenu w miejscowości Wzdół Rządowy gm. Bodzentyn na działce o nr ewid. 192/3;193/3;194/3;195/2;196/2;197/1 oraz wykonanie pomocniczego otworu głębinowego istniejącej studni głębinowej na terenie komunalnego ujścia wody w miejscowości Wzdół Parcele gm. Bodzentyn na działce o nr ewid. 100/2;501/2.		
Projektant	mgr inż. arch. Kamil Biskup	SW-30/2006	
Opracował	mgr inż. Ewelina Dziedzic	UPRAWNIENIA BUDOWLANE DO 10/10/2015	
Sprawdzający	mgr inż. arch. Tomasz Cenarski	W SPEC. SW-70/2040ZNEJ	
Branża	ARCHITEKTURA upr. SW-30/2006 Sw. Izba Arc.		
Przedmiot rysunku	ZAGOSPODAROWANIE TERENU DZIAŁEK 192/3;193/3;194/3;195/2;196/2;197/1		
Faza	Data	Skala	Nr rys.
P.B.	03.2015	1:500	A1