


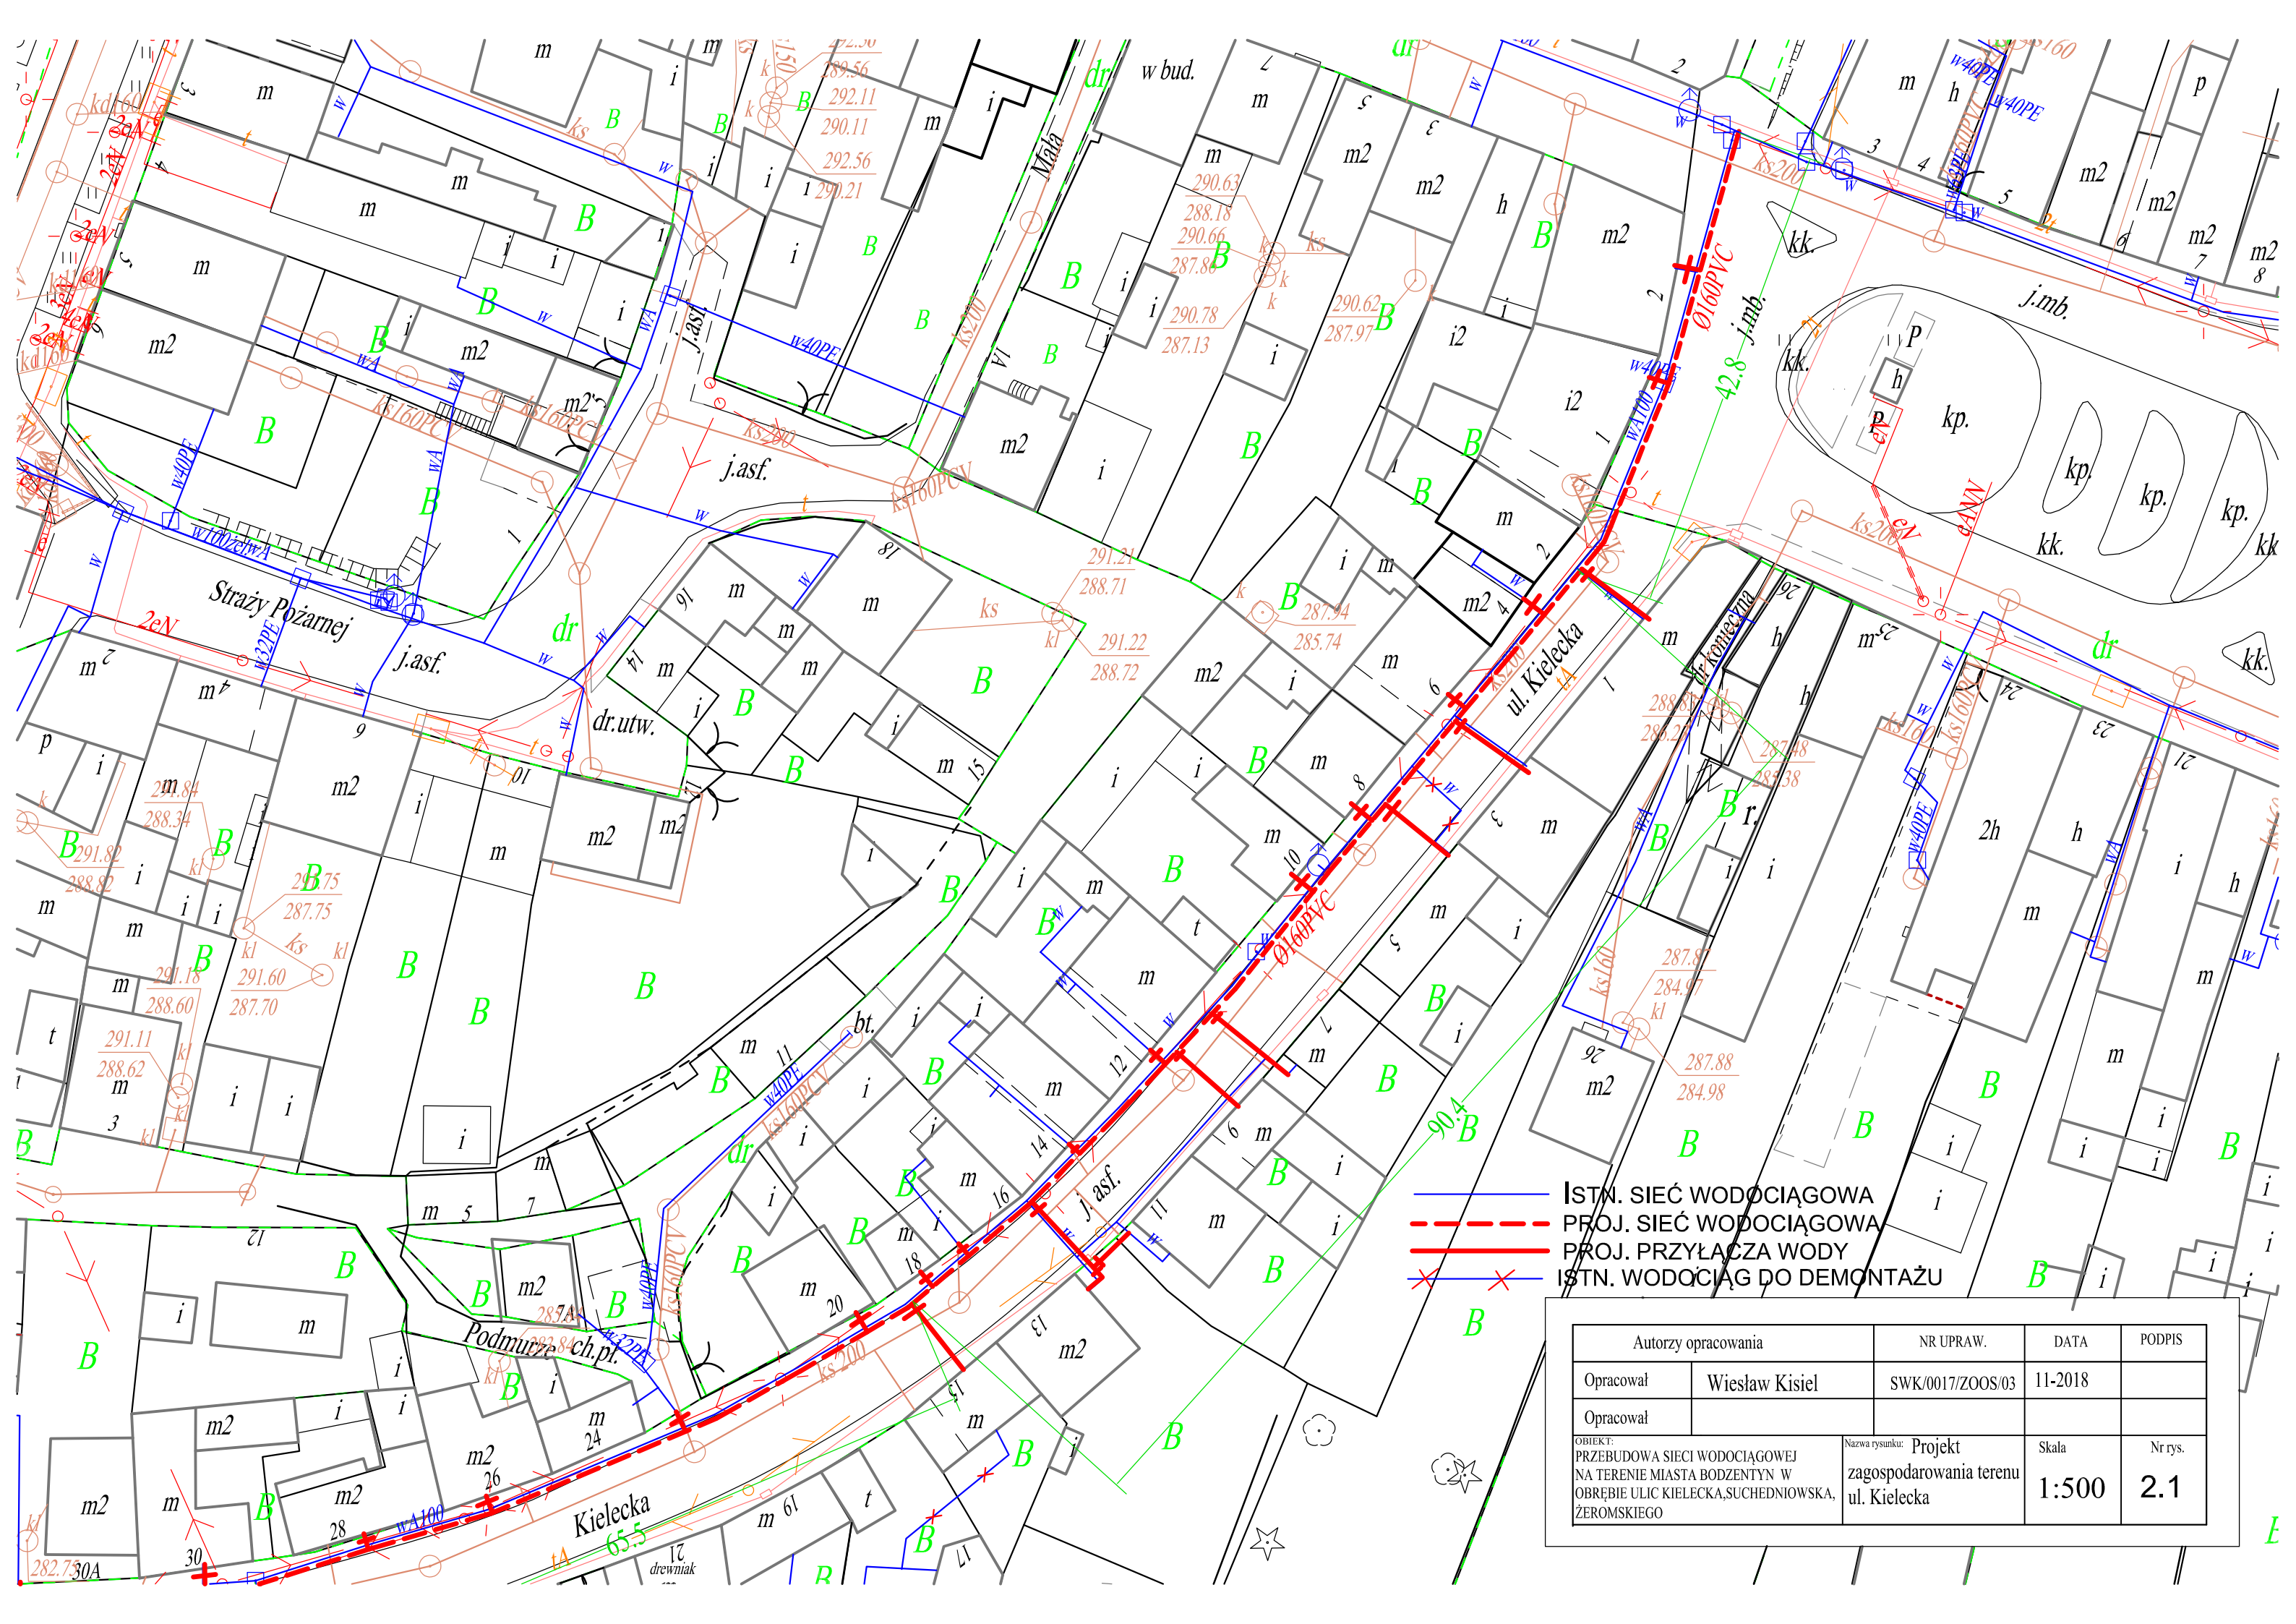

- ISTN. SIEĆ WODOCIĄGOWA
- - - PROJ. SIEĆ WODOCIĄGOWA
- PROJ. PRZYŁĄCZA WODY
- × × × ISTN. WODOCIĄG DO DEMONTAŻU

Autorzy opracowania		NR UPRAW.	DATA	PODPIS
Opracował	Wiesław Kisiel	SWK/0017/ZOOS/03	11-2018	
Opracował				
OBIEKT: PRZEBUDOWA SIECI WODOCIĄGOWEJ NA TERENIE MIASTA BODZENTYN W OBREBIE ULIC KIELECKA, SUCHEDNIOWSKA, ŻEROMSKIEGO		Nazwa rysunku: Projekt zagospodarowania terenu ul. Kielecka	Skala 1:500	Nr rys. 2.1