


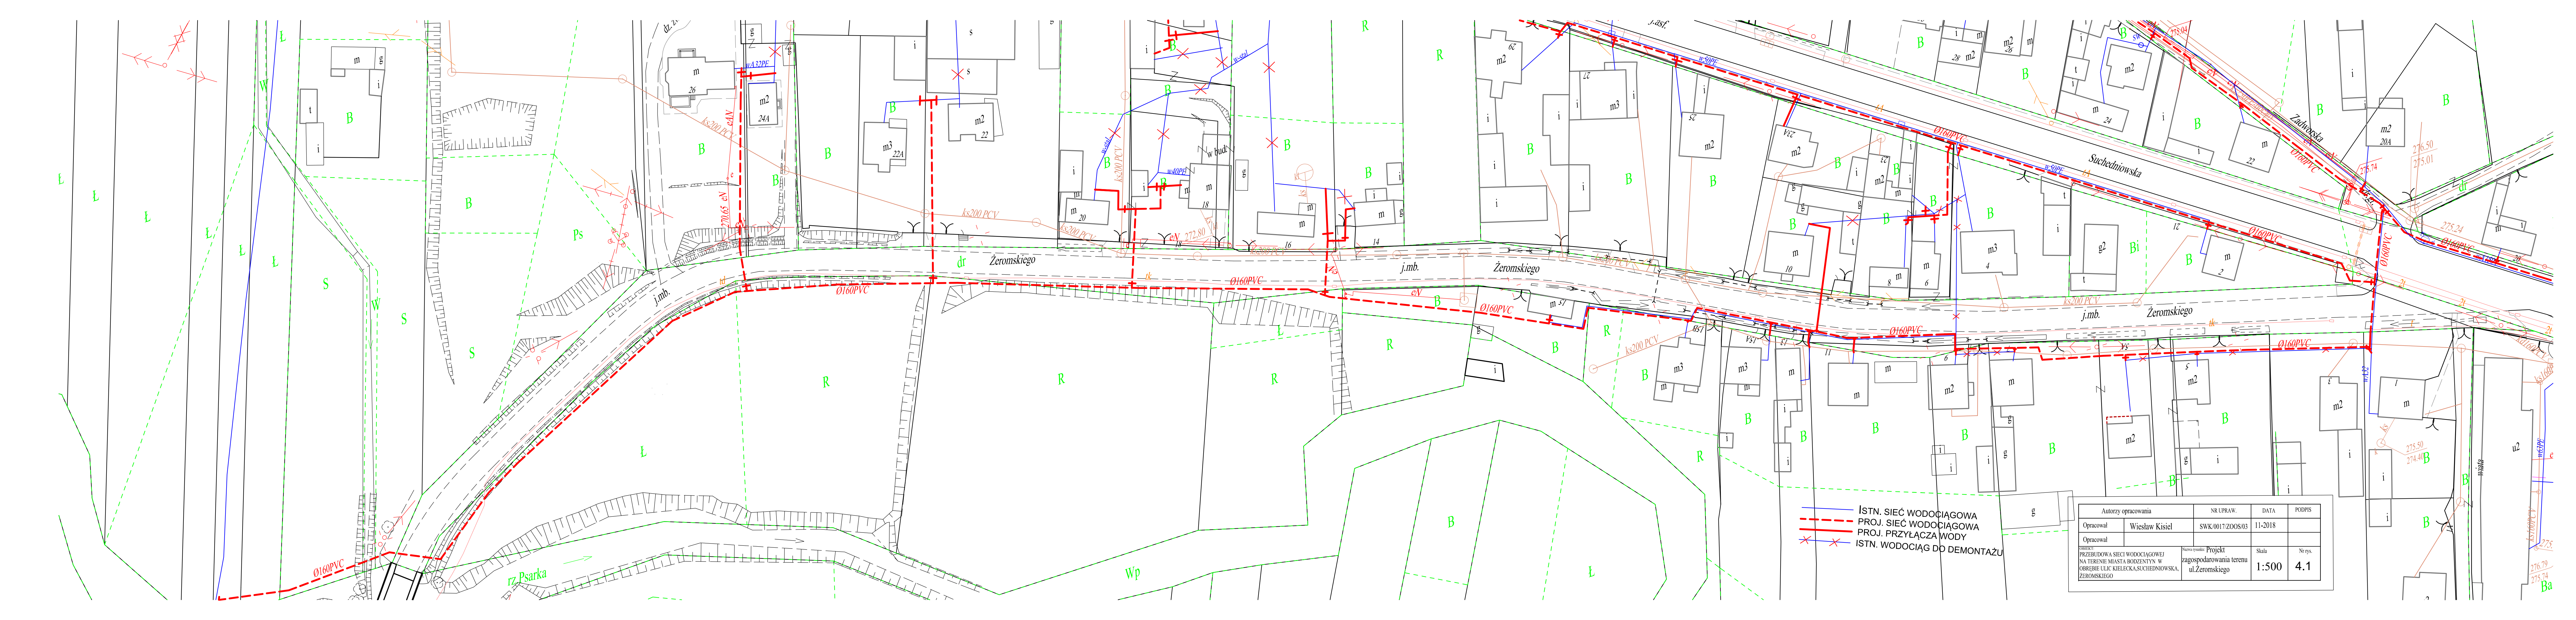

— ISTN. SIĘĆ WODOCIĄGOWA
- - - PROJ. SIĘĆ WODOCIĄGOWA
- - - PROJ. PRZYŁĄCZA WODY
× - - - ISTN. WODOCIĄG DO DEMONTAŻU

Autorzy opracowania		NR UPRAW.	DATA	PODPIS
Opracował	Wiesław Kisiel	SWK/0017/2008/03	11-2018	
Opracował		Nazwa projektu	Projekt	Nr rys.
PRZEBUDOWA SIĘCI WODOCIĄGOWEJ NA TERENIE MIASTA BODZENTYN W OBRĘBIE ULIC KIELECKA, SUCHBÁTOWSKA, ŻEROMSKIEGO		zagospodarowania terenu ul. Żeromskiego	Skala 1:500	4.1